


Na podstawie art. 28 ust. 1 ustawy z dnia 17.09.1999 r. Prawo Geodezyjne i Kartograficzne (Dz.U. z 2005 roku nr 240 poz. 2027 z późn. zm.) uzgodniono użytkowanie projektowanych sieci uzbrojenia terenu

W przypadku zwłoki czasowej w realizacji inwestycji, przed przystąpieniem do wykonania prac geodezyjnych, przed przystąpieniem do wykonania prac geodezyjnych, należy dokonać sprawdzenia w zasobie geodezyjnym i kartograficznym, czy na obszarze którego dotyczy uzgodnienie nie dokonano inwentaryzacji innych elementów sieci uzbrojenia terenu.

UWAGA: 0 punkt odczytu chroniony art. 15 ust. 3 ustawy z dnia 17.09.1999 r. - Prawo geodezyjne i kartograficzne

GN II 7441-V-801.0001
(wyn. opinii)
Olsztyn, dnia 16 STY. 2007

z up. Starostwa Powiatowego w Olsztynie
Przewodniczący Zespołu Uzgodniania Dokumentacji Projektowej

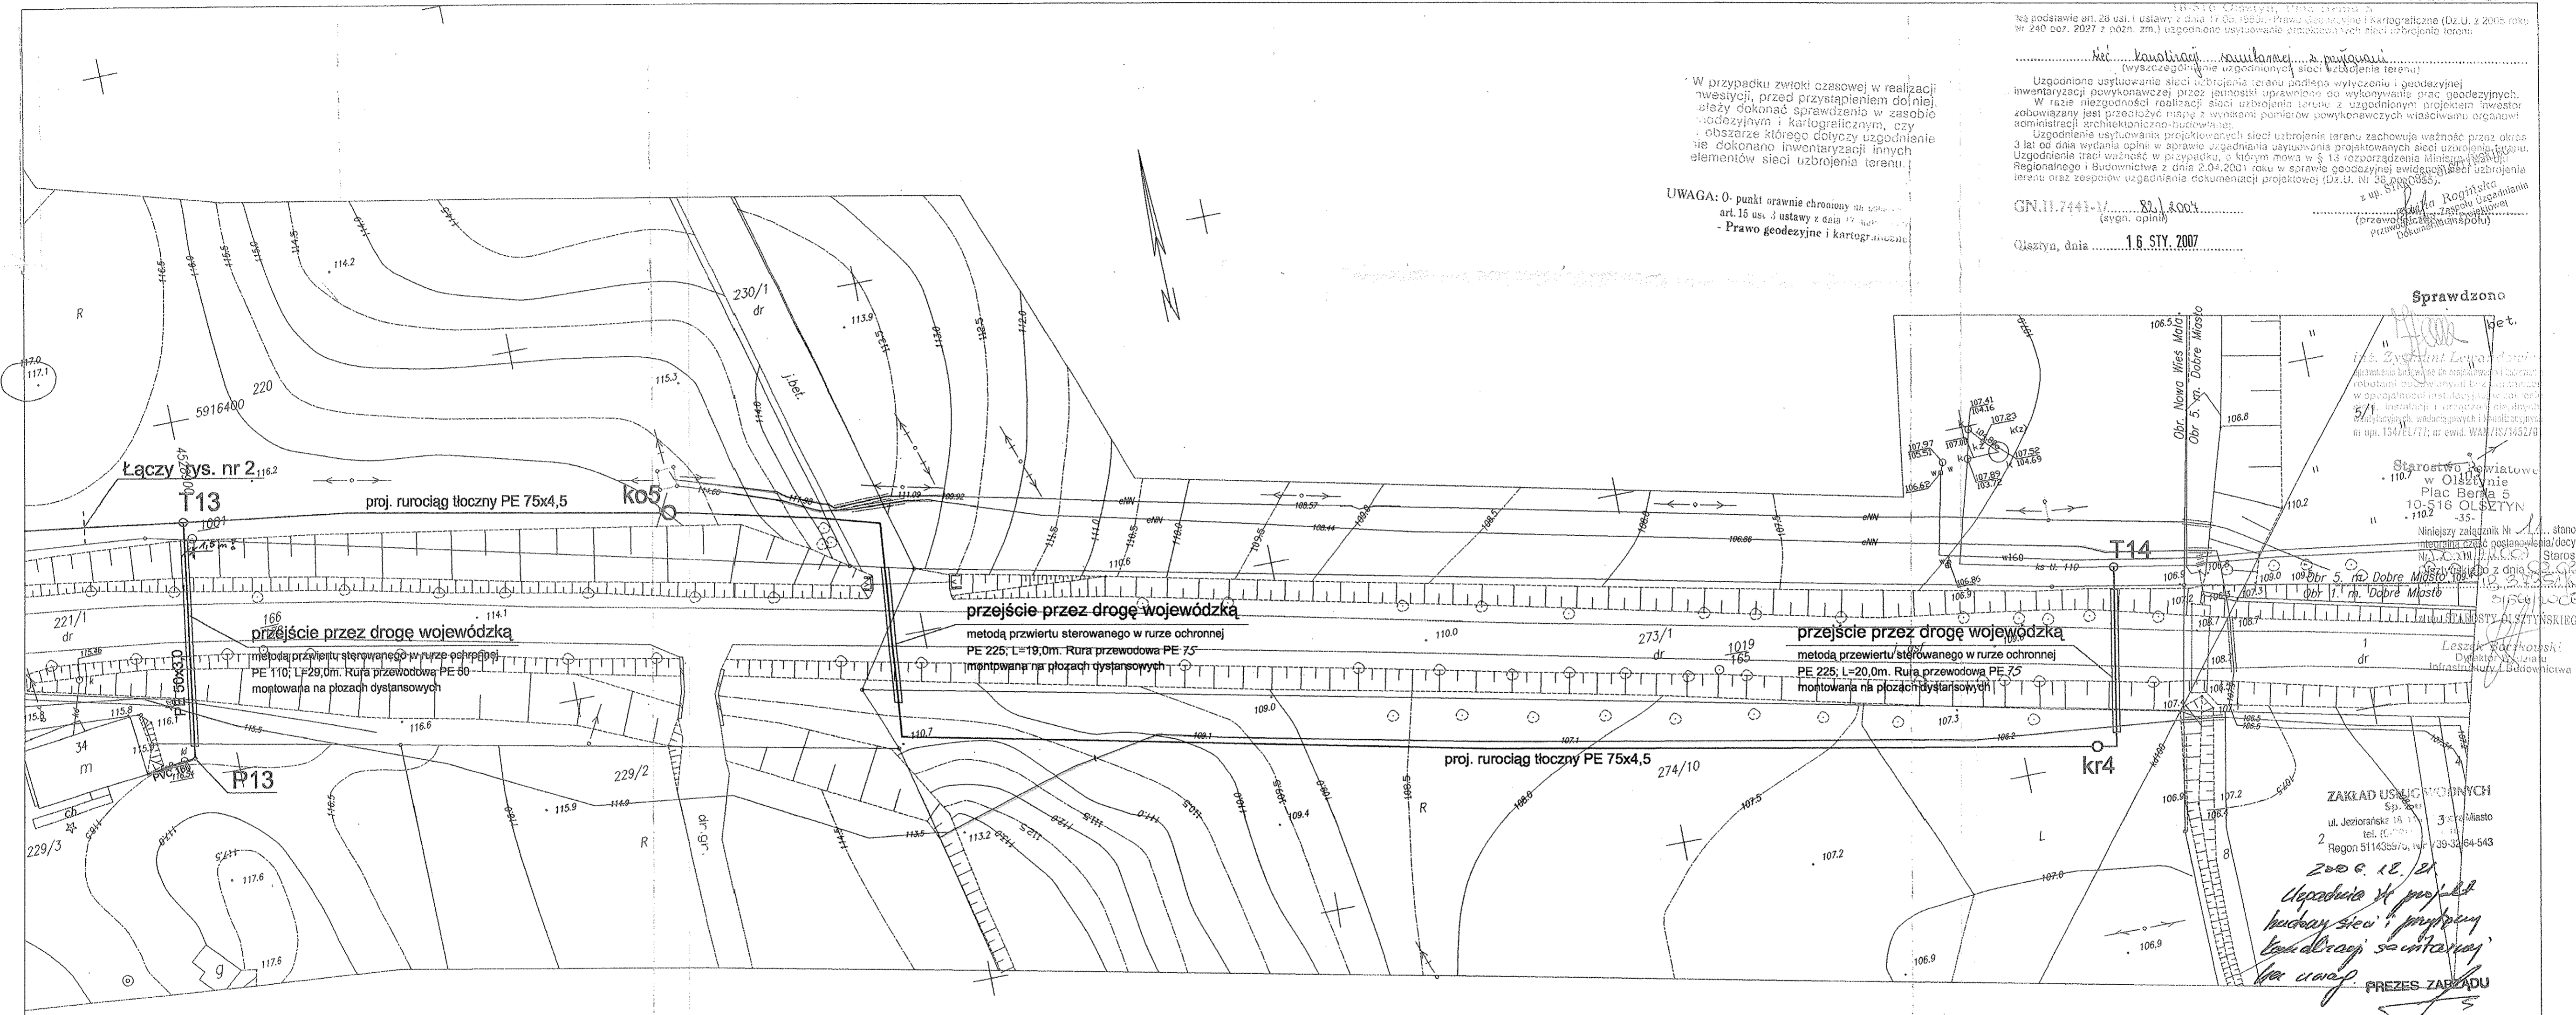

Sprawdzono
inż. Zygmunt Lewandowski
Przewodniczący Zespołu Uzgodniania Dokumentacji Projektowej

Starostwo Powiatowe w Olsztynie
Plac Berna 5
10-516 OLSZTYN
1102-35
Niniejszy załącznik nr... stanowi integralną część postanowienia/dykcji Starostwa Powiatowego w Olsztynie z dnia...
Obr. 5. nr. Dobre Miasto

ZAKŁAD USŁUGOWYCH
ul. Jeziorańskie 18 3 22-000 Miasto
tel. (022) 251-11-79
2 Regon 511435576, NIP 539-33-64-643


2006.12.21
Upadnie do projektu budowy sieci i projektu budowlanego sanitarnego dla ul. Wycieczkowskiej
PRZESZKADZ
Andrzej Mikulski

MAPA SYTUACYJNO-WYSOKOŚCIOWA Z UZBROJENIEM TERENU ARK 1
do celów projektowych Skala 1:500
bez prawnego ustalenia granic

Woj.: warmińsko-mazurskie
Powiat: olsztyński
Gmina: Dobrze Miasto
Obręb: Nowa Wieś Mała
Obiekt: Nowa Wieś Mała

1. Osnowa pozioma - "05", pionowa - Kronsztadt, 26.10.2006
2. Mapa okalająca na dzień: 26.10.2006
3. Zakres opracowania: -
4. Nie wyklucza się istnienia w terenie innych nie wykazanych na niniejszej mapie urządzeń podziemnych, które nie były zgłoszone do inwentaryzacji lub o których brak jest informacji w instytucjach branżowych.
Mapa dostosowana do celów projektowych na podstawie materiałów udostępnionych przez PODGK w Olsztynie i wykonanej aktualizacji.
KRS: 529-112/2006 Nr ks. rob.: 267/2006

PRZEDSIĘBIORSTWO USEUG
GEODEZYJNO-KARTOGRAFICZNYCH
"GEODEXPRES"
ul. Wycieczkowskiego 3 82-300 Elbląg
Kierownik roboty:
Jarosław Palczyński nr upr. zawodowych 14850, 14850A
Proce polowe:
inż. Maciej Kowalski

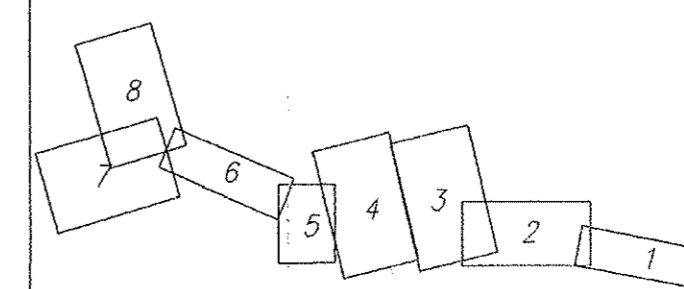

PRZEDSIĘBIORSTWO "ELPROJEKT" Sp. z o.o.
82-300 ELBLĄG, ul. JUNAKÓW 3

Obiekt:	Sieć kanalizacji sanitarnej	
Adres:	m. Nowa Wieś Mała, gm. Dobrze Miasto	
Inwestor:	Gmina Dobrze Miasto	SKALA 1:500
Rysunek:	Plan sytuacyjny - arkusz nr 1	
Projektował:	mgr inż. Paweł Borejko upr. proj. sanit. 251/EL/79; 1239/EL/87	Rys. 1
Opracował:	mgr inż. Tomasz Mrówczyński	XII.2006r.