



Starostwo Powiatowe
Olsztyn
Plac Sierbia 5
10-516 OLSZTYN
35

Instytut Inżynierów i Techników
Miejski magistrat nr 4
ul. Słowackiego 10
01-650 Olsztyn
Nr 133 EKS-100015490007

z up. STAROSTY POWIATOWEGO
Leszek Brzezowski
Dyrektor

inż. *[Signature]* **Lewandowski**
Pełnomocnik do spraw
realizacji inwestycji w zakresie
wznowienia i modernizacji sieci
energetycznej w miejscowości
Nowa Wieś Mała, gm. Dobre Miasto
na obszarze terenów objętych
planem zagospodarowania terenu
z uchwaloną koncepcją i projektem
planu sytuacyjno-wysokościowego
z dnia 20.05.2007 r.


W projekcie zamieszczono warianty realizacji inwestycji, przedmiotowej przez teren, który nie należy do przedmiotu niniejszego projektu. Warianty te nie dotyczą niniejszego projektu i nie dotyczą inwestycji. Warianty te nie dotyczą inwestycji i nie dotyczą inwestycji.

STAROSTWO POWIATOWE W OLSZTYNIE
ZBIERÓŁ UZGADNIENIA I UZGODNIENIA
Nr 15 z dnia 20.05.2007 r. w sprawie: Prawo Gospodarki i Kształtowania Krajobrazu (Dz.U. z 2005 roku Nr 10 231-232, 237 z późn. zm.) uzgodnienie projektu planu sytuacyjno-wysokościowego sieci uzbrojenia terenu

Uzasadnienie istnienia i konieczności wykonania inwestycji, przedmiotowej przez teren, który nie należy do przedmiotu niniejszego projektu. Warianty te nie dotyczą niniejszego projektu i nie dotyczą inwestycji. Warianty te nie dotyczą inwestycji i nie dotyczą inwestycji.

UWAGA: O punkcie prawnym określonym w podstawie art. 15 ust. 3 ustawy:
- Prawo geodezyjne i kartograficzne.

<p>PRZEDSIĘBIORSTWO "ELPROJEKT" Sp. z o.o 82-300 ELBLĄG, ul. JUNAKÓW 3</p>		<p>PRZEDSIĘBIORSTWO USŁUG GEODEZYJNO-ARTYFICJALNYCH "GEODEPES" ul. Wyciekłowskiego 3 82-300 Elbląg</p>	
<p>Obiekt: Sieć kanalizacji sanitarnej</p>	<p>Adres: m. Nowa Wieś Mała, gm. Dobre Miasto</p>	<p>Przedmiot: PRZEDSIĘBIORSTWO USŁUG GEODEZYJNO-ARTYFICJALNYCH "GEODEPES"</p>	<p>Prace polowe: inż. Marcin Kamiński</p>
<p>Inwestor: Gmina Dobre Miasto</p>	<p>Rytmek: Plan sytuacyjno-wysokościowy nr 4 mgr inż. Paweł Borejko ul. 1000, 82-300 Elbląg</p>	<p>Kierownik robót: Janusz Polczyński nr upr. zawodowych 14800, 14800A</p>	<p>Prace polowe: inż. Marcin Kamiński</p>
<p>Projektant: mgr inż. Tomasz Mróczyński</p>	<p>Skala: SIKALA 1:500</p>	<p>Mapa dołączona do celów projektowych na podstawie materiałów udostępnionych przez państwa w Olsztynie i w planowej długości.</p>	<p>Wzrost: 182 cm Ciężar ciała: 75 kg Ciężar ciała: 75 kg Ciężar ciała: 75 kg</p>
<p>Rys. 4</p>	<p>XII.2008r.</p>	<p>Wzrost: 182 cm Ciężar ciała: 75 kg Ciężar ciała: 75 kg</p>	<p>Wzrost: 182 cm Ciężar ciała: 75 kg Ciężar ciała: 75 kg</p>

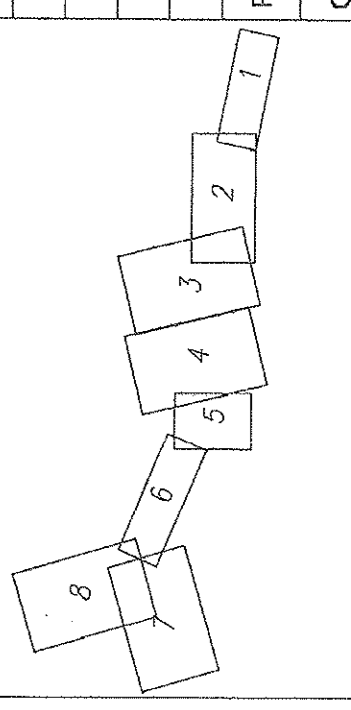

MAPA SYTUACYJNO-WYSOKOŚCIOWA Z UZBROJENIEM TERENU ARK 4
do celów projektowych Skala 1:500
bez prawnego ustalenia granic