



STAROSTWO POWIATOWE W OLSZTYNIE
 ZBIORÓŁ UCZĄDNIANIA DOKUMENTACJI PROJEKTOWEJ
 10-516 Olsztyn, Plac Bema 5

UWAGA: O- punkt...
 art. 10
 • Prawo geodezyjne i kartograficzne.

W przypadku zwłoki czasowej w realizacji inwestycji, przed przystąpieniem do niej należy dokonać sprawdzenia w zasobie geodezyjnym i kartograficznym, czy w obszarze którego dotyczy uzgodnienia nie dokonano inwentaryzacji innych elementów sieci uzbrojenia terenu.

Uzgodnienie usytuowania sieci uzbrojenia terenu podlega wytyczeniu i geodezyjnej inwentaryzacji powykonywanej przez jednostki uprawnione do wykonywania prac geodezyjnych. W razie niezgodności realizacji sieci uzbrojenia terenu z uzgodnieniami inwestor zobowiązany jest przedłożyć mapę z wymiarami pomiarów powykonawczych winosławowi organowi administracji architektoniczno-budowlanej.

Uzgodnienie usytuowania projektowanych sieci uzbrojenia terenu zachowuje ważność przez okres 3 lat od dnia wydania opinii w sprawie uzgadniania usytuowania projektowanej sieci uzbrojenia terenu. Uzgodnienie utraci ważność w przypadku, o którym mowa w § 13 rozporządzenia Ministra Spraw Regionalnego i Budownictwa z dnia 2.04.2001 roku w sprawie geodezyjnej ewidencji sieci uzbrojenia terenu oraz przepisów uzgadniania dokumentacji projektowej (Dz.U. Nr 30 poz. 455).

GN 17 7441-11...
 16 STY. 2007

MAPA SYTUACYJNO-WYSOKOŚCIOWA Z UZBROJENIEM TERENU ARK 7
 do celów projektowych Skala 1:500
 bez prawnego ustalenia granic


Woj.: warmińsko-mazurskie
 Powiat: olsztyński
 Gmina: Dobre Miasto
 Obręb: Nowa Wieś Mała
 Obiekt: Nowa Wieś Mała

Mapa w zakresie niemieckim: 222-21/201, 204, 154, 222-21/171, 163, 164, 162/3, 164/2
 Granice działek ewidencyjnych wpisano na podstawie współrzędnych udoświadczonych przez PDRGK w Olsztynie.

PRZEDSIĘBIORSTWO USŁUG
 GEODEZYJNO-KARTOGRAFICZNYCH
 "GEODEXPRES"
 ul. Wyczołkowskiego 3 82-300 Elbląg

Mapa dostosowana do celów projektowych na podstawie materiałów udoświadczonych przez PDRGK w Olsztynie i wykonanej aktualizacji.

Kierownik robót:
 Jarosław Polczyński nr upr. zawodowych 14850, 14850A
 Prace polecił:
 inż. Maciej Kowalski

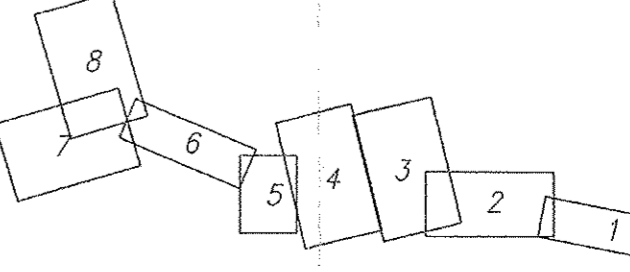

PRZEDSIĘBIORSTWO "ELPROJEKT" Sp. z o.o.
 82-300 ELBLĄG, ul. JUNAKÓW 3

Objekt: Sieć kanalizacji sanitarnej
 Adres: m. Nowa Wieś Mała, gm. Dobre Miasto
 Inwestor: Gmina Dobre Miasto SKALA 1:1000
 Rysownik: Plan sytuacyjny - arkusz nr 7
 Projektował: mgr inż. Paweł Borekko Rys. 7
 Opracował: mgr inż. Tomasz Mrówczyński XII.2006r.

Starostwo Powiatowe w Olsztynie
 Plac Bema 5
 10-516 OLSZTYN
 -35-

Wzrosty załącznik Nr 11... stanowi integralną część pozwolenia na budowę...
 z up. STARSZY OLSZTYŃSKI
 Informacja o...
 11.12.2006

Sprawdzone
 inż. Zygmunt Lewandowicz
 uprawnienia budowlane do projektowania i kierownictwa nadzoru nad robotami budowlanymi, spec. ograniczonego w inżynierii instalacji i urządzeń sanitarnych, w szczególności w zakresie sieci, instalacji i urządzeń sanitarnych, wodociągów i kanalizacyjnych nr upr. 1342/91-72/2004, WOSB/15/1502/01